


План второго этажа

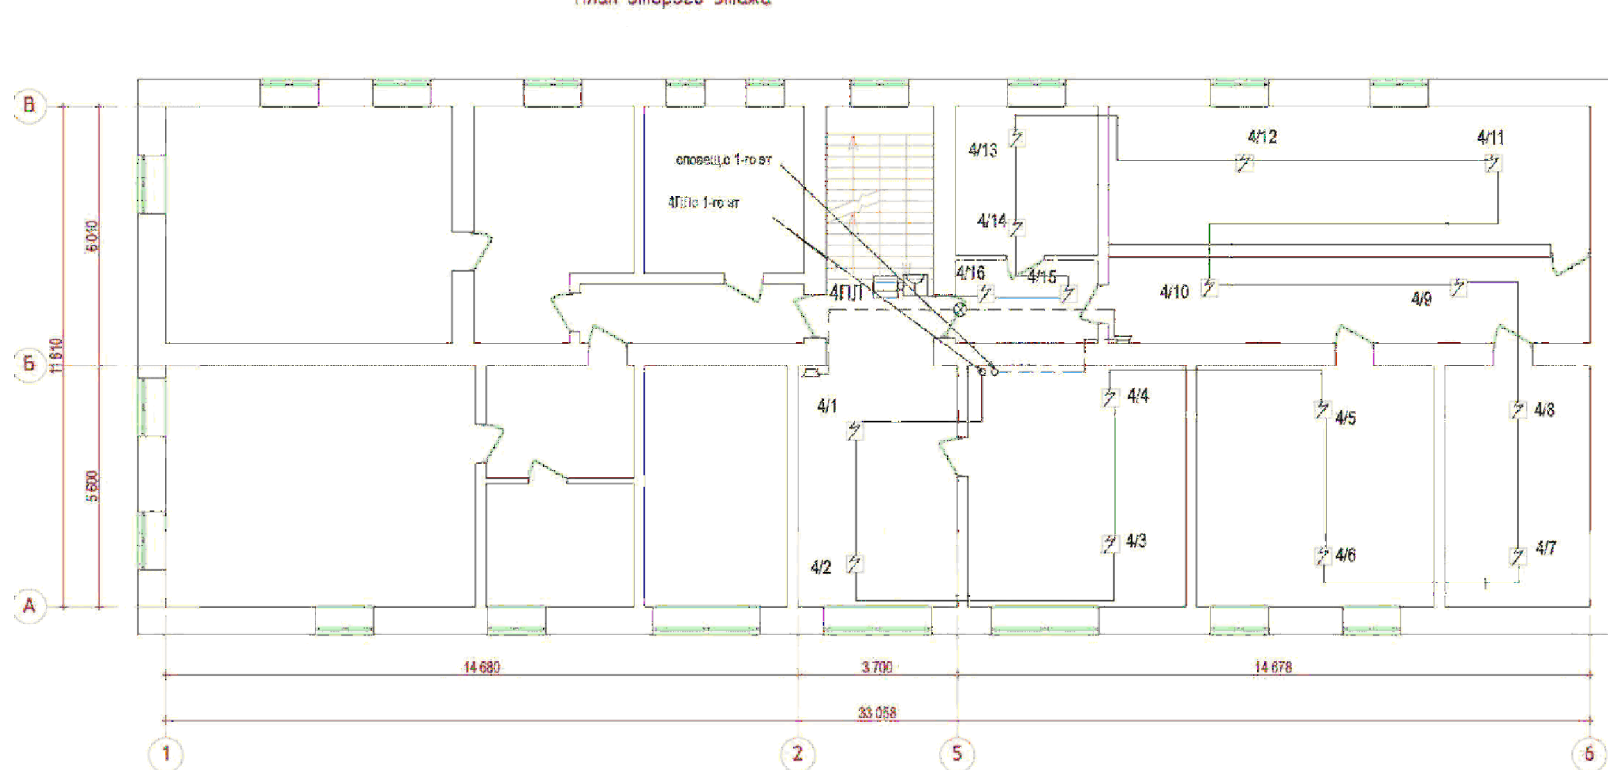

						План-схема			
						Отдел N1 УФК по Ульяновской области			
						Ульяновская область, г.Барыш, квартал Советский, 1а			
Разработал		Мальковский				Ремонт пожарной сигнализации	Стадия	Лист	Листов
Проверил								2	
						План 2-ого этажа	УФК		
							по Ульяновской области		