


План 1 этажа

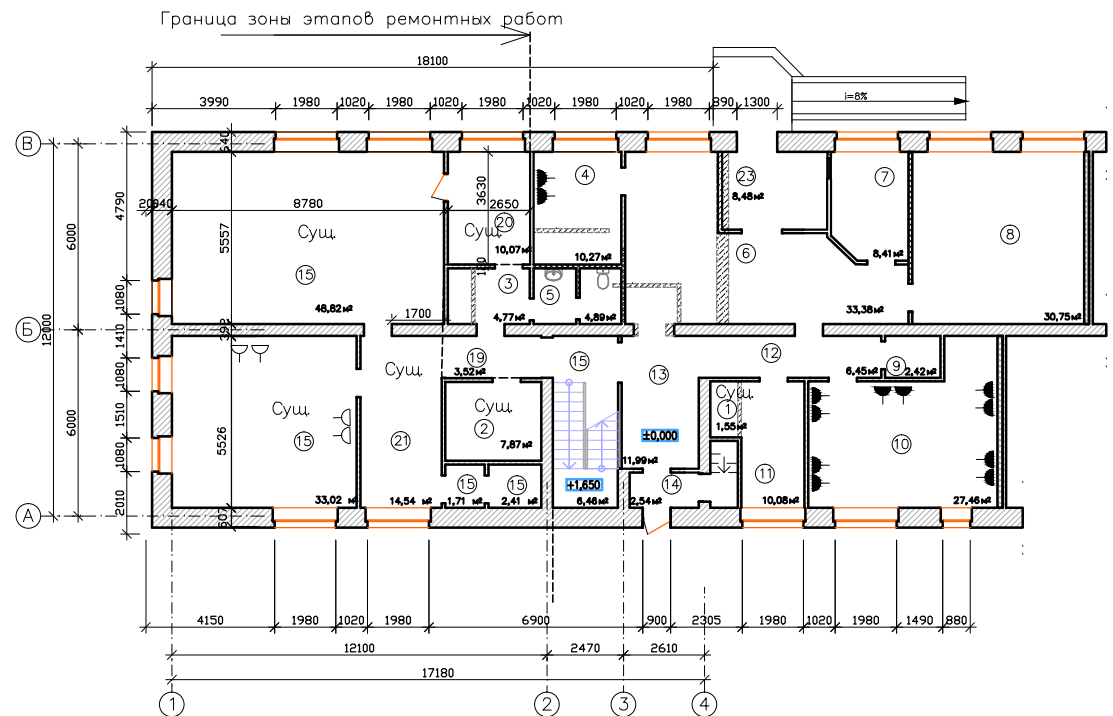

Экспликация помещений 1-го этажа

N п/п	Наименование	Площадь (м²)	N п/п	Наименование	Площадь (м²)
3	Коридор	4,77	12	Коридор	6,45
4	Начальник охраны	10,27	13	Вестибюль	11,99
5	Санузел	4,89	14	Тамбур	2,54
6	Холл	33,38	15	Лестничная клетка	6,46
7	Пост охраны	8,41	19	Коридор	3,52
8	Архив	30,75	23	Тамбур	8,48
9	Кладовая	2,42	1	Пост охраны (суш.)	1,55
10	Кабинет	27,46	2	Серверная (суш.)	7,87
11	Комната отдыха	10,08	16	Программист (суш.)	8,48
			17	Актный зал (суш.)	28,42
			18	Щитовая (суш.)	4,12
			20	Бытовка (суш.)	10,07
			21	Коридор (суш.)	14,54

Примечания:

■ Узлы структурированной кабельной сети

Помещения с обозначением Суш. относятся ко второму этапу ремонтных работ

План-схема

Отдел N 22 УФК по Ульяновской области г.Ульяновск  
пр.Сиреневый, 11

Разработал Мальковский  
Проверил

Капитальный ремонт здания  
1 этап работ

Стадия Лист Листов

1

План 1-го этажа

УФК  
по Ульяновской области