


План 1 этажа

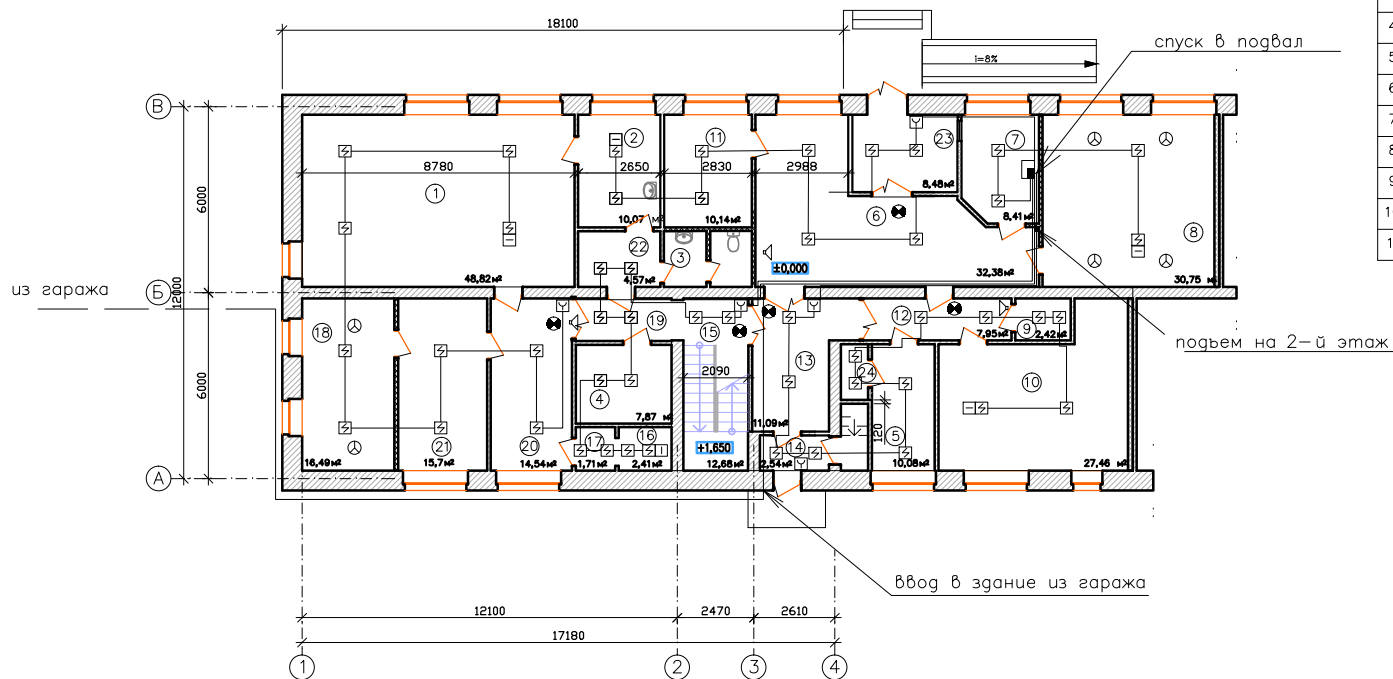


Экспликация помещений 1-го этажа

п/п	Наименование	Площадь (м ²)	п/п	Наименование	Площадь (м ²)
1	Актовый зал	48,82	12	Коридор	7,95
2	Бытовая комната	10,07	13	Вестибюль	11,09
3	Сан.узел	4,77	14	Тамбур	2,54
4	Кладовая	7,87	15	Лестничная клетка	12,68
5	Бытовка	5,83	16	Электрощитовая	2,41
6	Холл	33,55	17	Электрощитовая	1,71
7	Пост охраны	8,41	18	Серверная	16,49
8	Архив	30,75	19	Коридор	3,52
9	Кладовая	2,42	20	Коридор	14,54
10	Кабинет	27,46	21	Кабинет	15,70
11	Начальник охраны	10,14	22	Коридор	4,57
			23	Тамбур	7,03
			24	Встроенный шкаф	1,59

Условные обозначения

- ☐ прибор приемно— контрольный охранно— пожарный
- ☒ извещатель пожарный дымовой
- ☒ извещатель пожарный ручной
- ☐ устройство шлейфовое контрольное
- ☒ световой указатель "Выход"
- ☐ громкоговоритель
- ☒ модуль порошкового пожаротушения

							План—схема			
							Отдел N 22 УФК по Ульяновской области г.Ульяновск пр.Сиреневый, 11			
Разработал	Мальковский						Ремонт пожарной сигнализации	Стадия	Лист	Листов
Проверил									1	
							План 1-го этажа	УФК по Ульяновской области		