


План 2 этажа

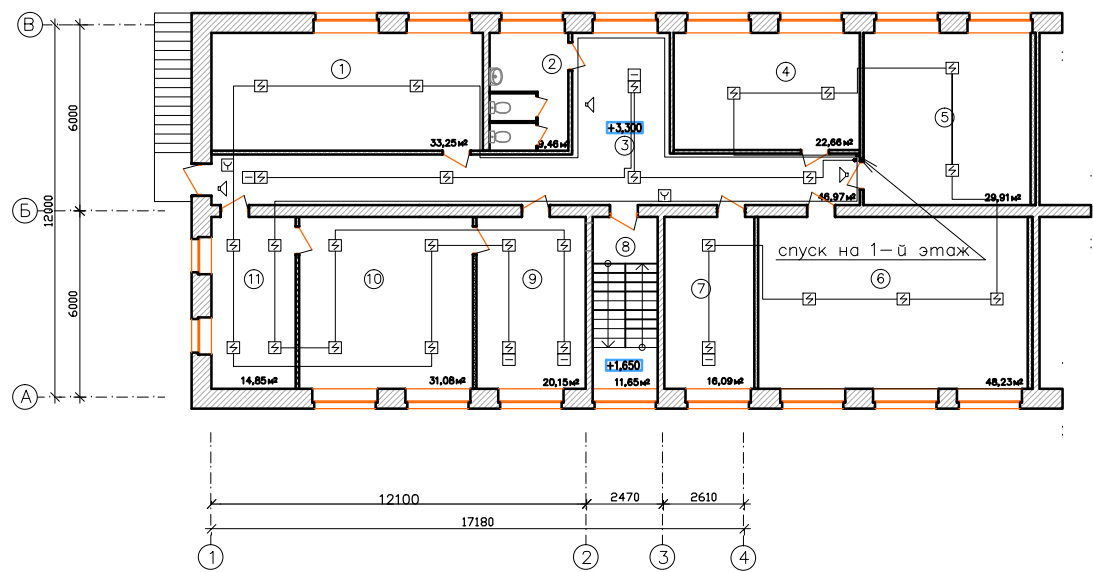

Экспликация помещений 2-го этажа

N п/п	Наименование	Площадь (м²)
1	Кабинет	33,25
2	Санузел	9,46
3	Коридор	46,97
4	Кабинет	22,66
5	Кабинет	29,91
6	Кабинет	48,23
8	Лестничная клетка	11,65
9	Приемная	20,15
10	Кабинет	31,08
11	Комната отдыха	14,85
7	Ксероксная	16,09

Условные обозначения

- ☒ извещатель пожарный дымовой
- ☑ извещатель пожарный ручной
- ☐ устройство шлейфовое контрольное
- ⊗ световой указатель "Выход"
- ◀ громкоговоритель

						План-схема			
						Отдел N 22 УФК по Ульяновской области г.Ульяновск пр.Сиреневый, 11			
						Ремонт пожарной сигнализации	Стадия	Лист	Листов
								2	
						План 2-го этажа	УФК по Ульяновской области		

Разработал Мальковский
Проверил

Ремонт пожарной сигнализации

План 2-го этажа

УФК
по Ульяновской области