


План 1-го этажа

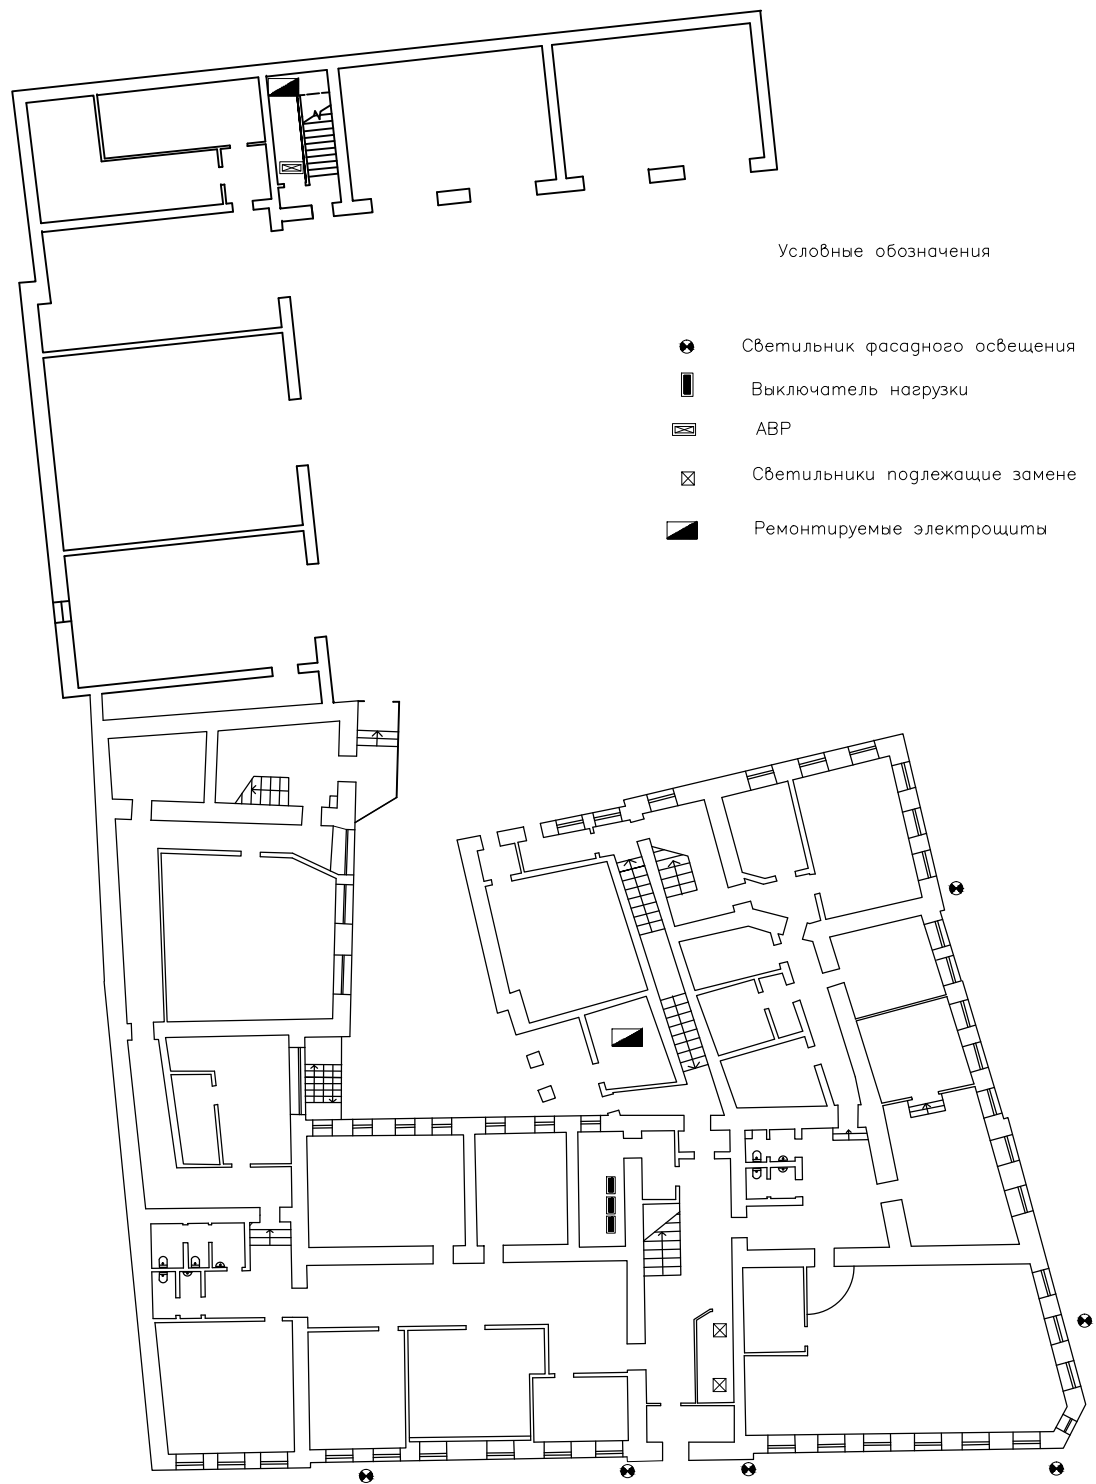

						План-схема		
						Управление Федерального казначейства по Ульяновской области г.Ульяновск, ул. Гончарова, 50/1		
						Ремонт системы электроснабжения	Стадия	Лист
Разраб.								3
Проверил						План 1-го этажа		
Н.контр.								